


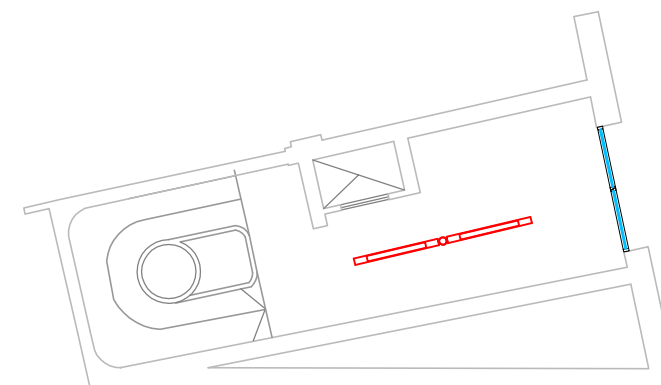

PLANTA PRIMER PISO



PLANTA BAJA



UBICACION: MARCELO T DE ALVEAR 612 1º

CIELORRASO	EQ
DOCUMENTACION CONFORME A OBRA	P-02
PLANO: ILUMINACION	
ESCALA: 1:100	
FECHA: 10 DE ENERO DE 2010	
EJECUCION C4	
ARCHIVO: MWH_MAT_P01_CIEL_CO.dwg	

El proyecto y el diseño indicados en este plano son propiedad intelectual de Contract Rent S.A. Esta prohibido su utilizacion total o parcial sin la expresa autorizacion escrita de la empresa.

contract

CONTRACT ARGENTINA
Tucuman 117 7º Piso (C1049AAC)
Buenos Aires . Argentina
Tel. / Fax : 54 (11) 4516-0722
info@contract.com.ar
www.contract.com.ar