



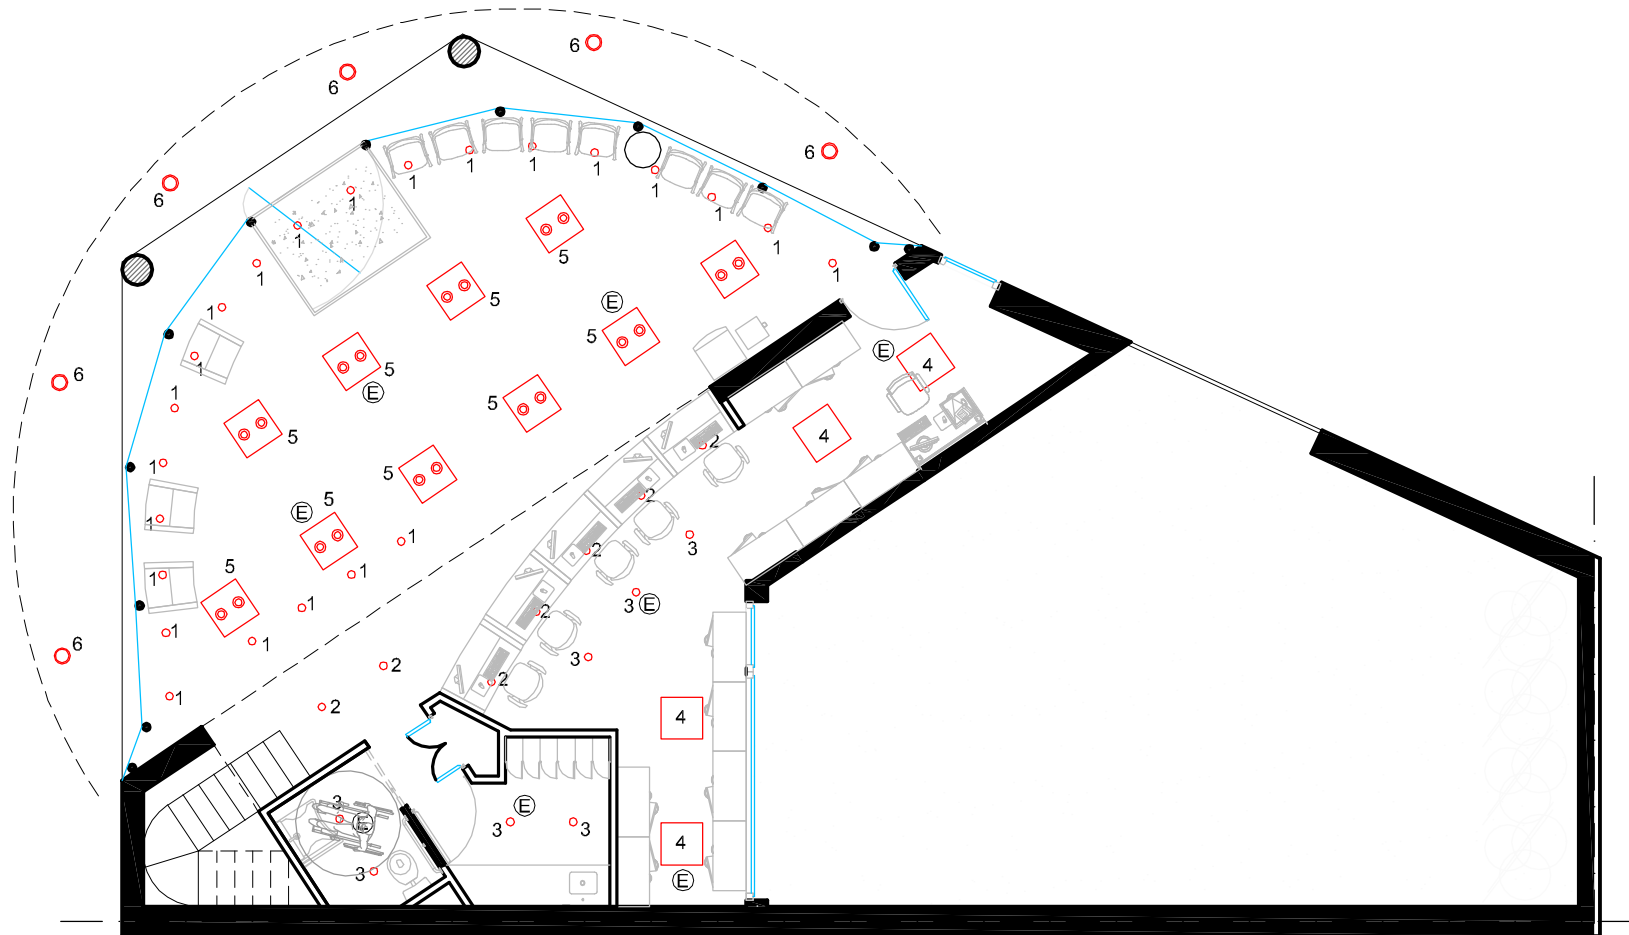

PLANTA BAJA

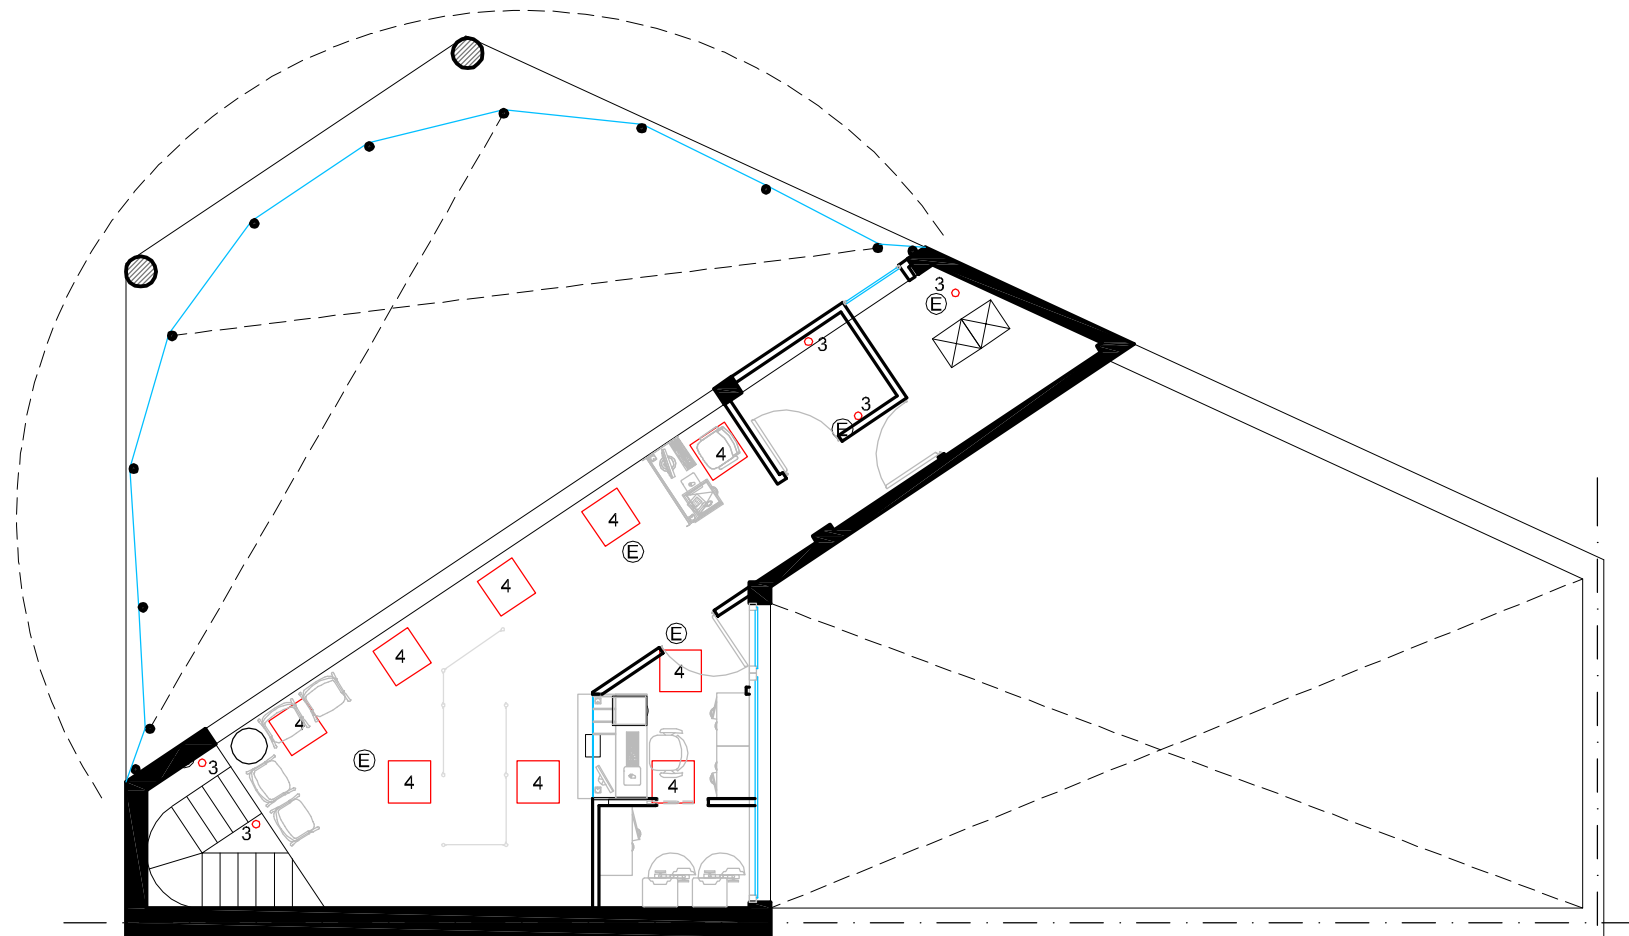

PLANTA ALTA

NEXTEL
Mucho más que un celular

UBICACION: **Av. RIVADAVIA 17499 – HAEDO**

- ① Artefacto embutido p/Lampara Halospot ,direccionable
- ② Art embutido p/ lamparas Dicroicas
- ③ Art. embutido Energy 226 V EL 2x26 de Lumenac
- ④ ARTEFACTO MODULAR EMBUTIDO 3X36W TIPO OFFICE C336 DP/90 DE LUMENAC o sugerir
- ⑤ Art. embutido 60x60 ET300 2x36 + 2,50 de Luccola
- ⑥ Art. embutido 202 EL de Lumenac 150W
- ⓔ Art. de emergencia

CONFORME A OBRA	CO
CIELORRASOS E ILUMINACION	AR-02
PLANO: CIELORRASOS E ILUMINACION	
ESCALA: 1:100	
FECHA: DICIEMBRE DE 2009	
PROYECTISTA	
ARCHIVO: NEX_HAE_CIE_P00-01_CO	
XREF:	
NOTAS:	
DOCUMENTACION CONFORME A OBRA	

El proyecto y el diseño indicados en este plano son propiedad intelectual de Contract Rent S.A. Esta prohibido su utilizacion total o parcial sin la expresa autorizacion escrita de la empresa.

contract

CONTRACT ARGENTINA
Tucuman 117 7º Piso (C1049AAC)
Buenos Aires , Argentina
Tel. / Fax : 54 (11) 4516-0722
info@contract.com.ar
www.contract.com.ar