


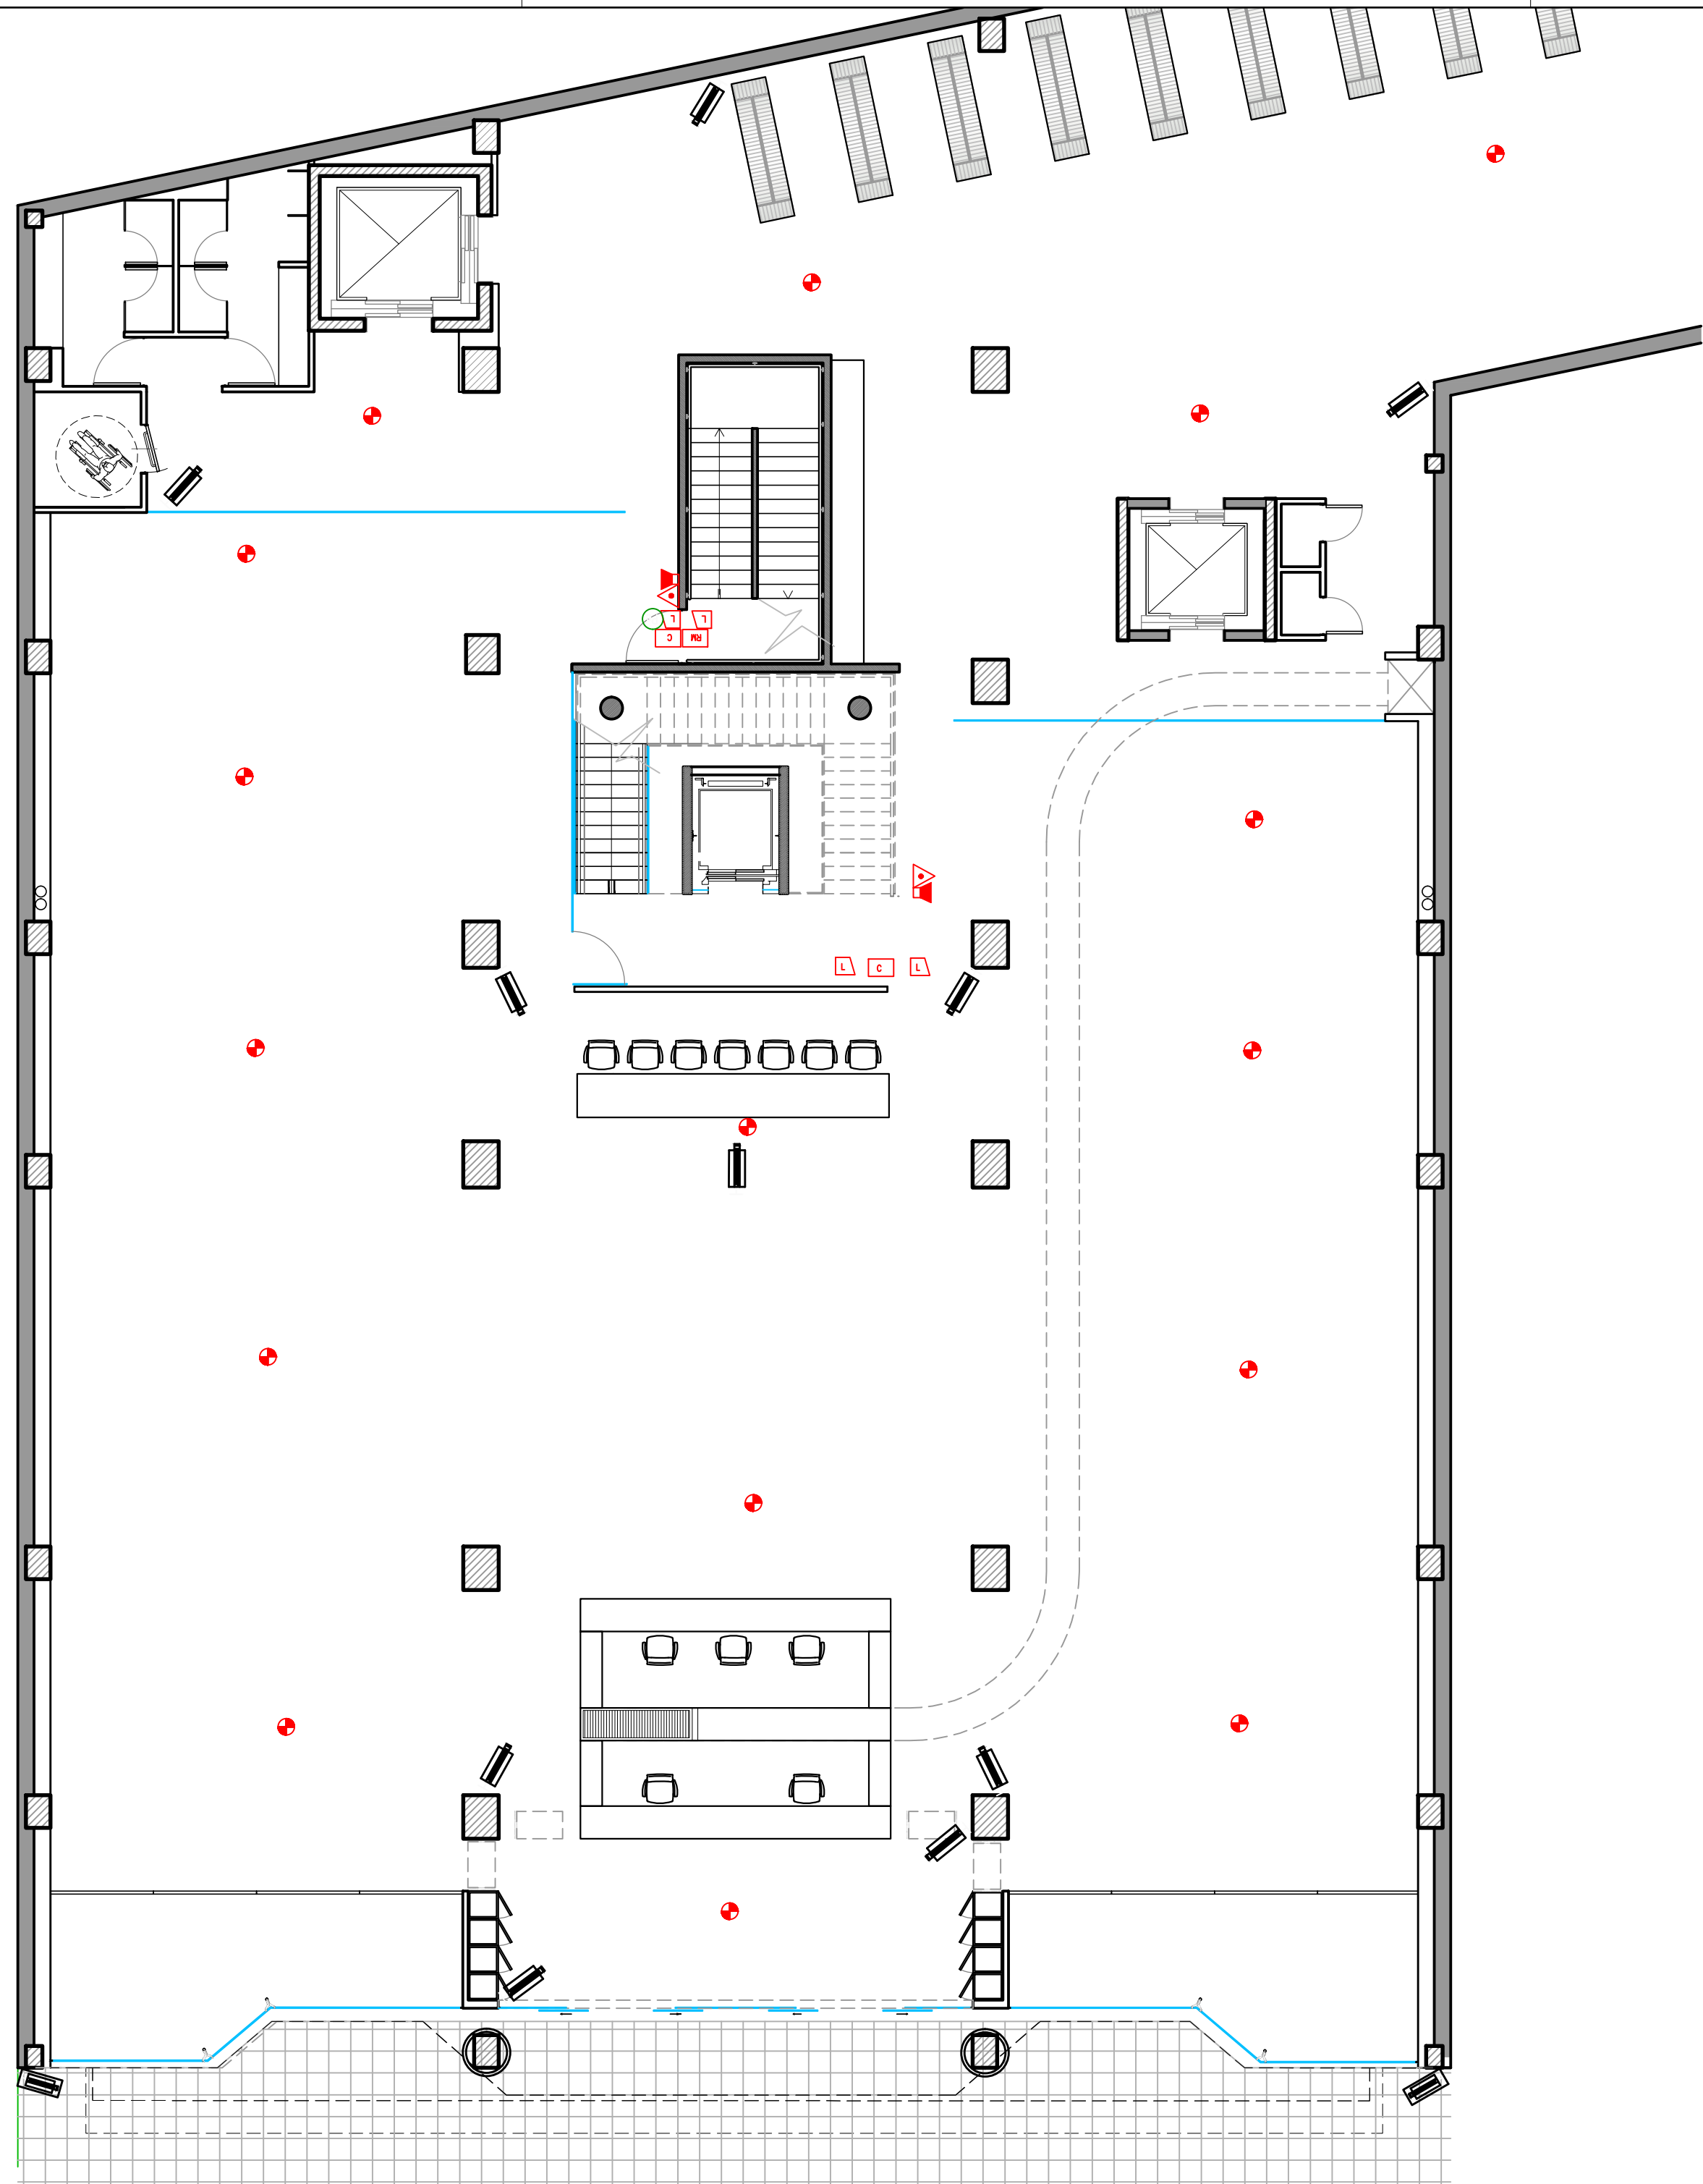

UBICACION: RIVADAVIA 12678

13-1 CORRIENTES DEBILES

PLANTA BAJA

PLANO: CORRIENTES DEBILES

ESCALA: 1:100

FECHA: 1.11.11

PROYECTISTA VL

ARCHIVO: 13-1-OBRA CIVIL

XREF:

NOTAS: APTO COTIZACION

TODAS LAS MEDIDAS SE VERIFICARAN EN OBRA

El proyecto y el diseño indicados en este plano son propiedad intelectual de Contract Rent S.A. Esta prohibido su utilizacion total o parcial sin la expresa autorizacion escrita de la empresa.

contract

CONTRACT ARGENTINA
Tucuman 117 7º Piso (C1049AAC)
Buenos Aires . Argentina
Tel. / Fax : 54 (11) 4516-0722
info@contract.com.ar
www.contract.com.ar