


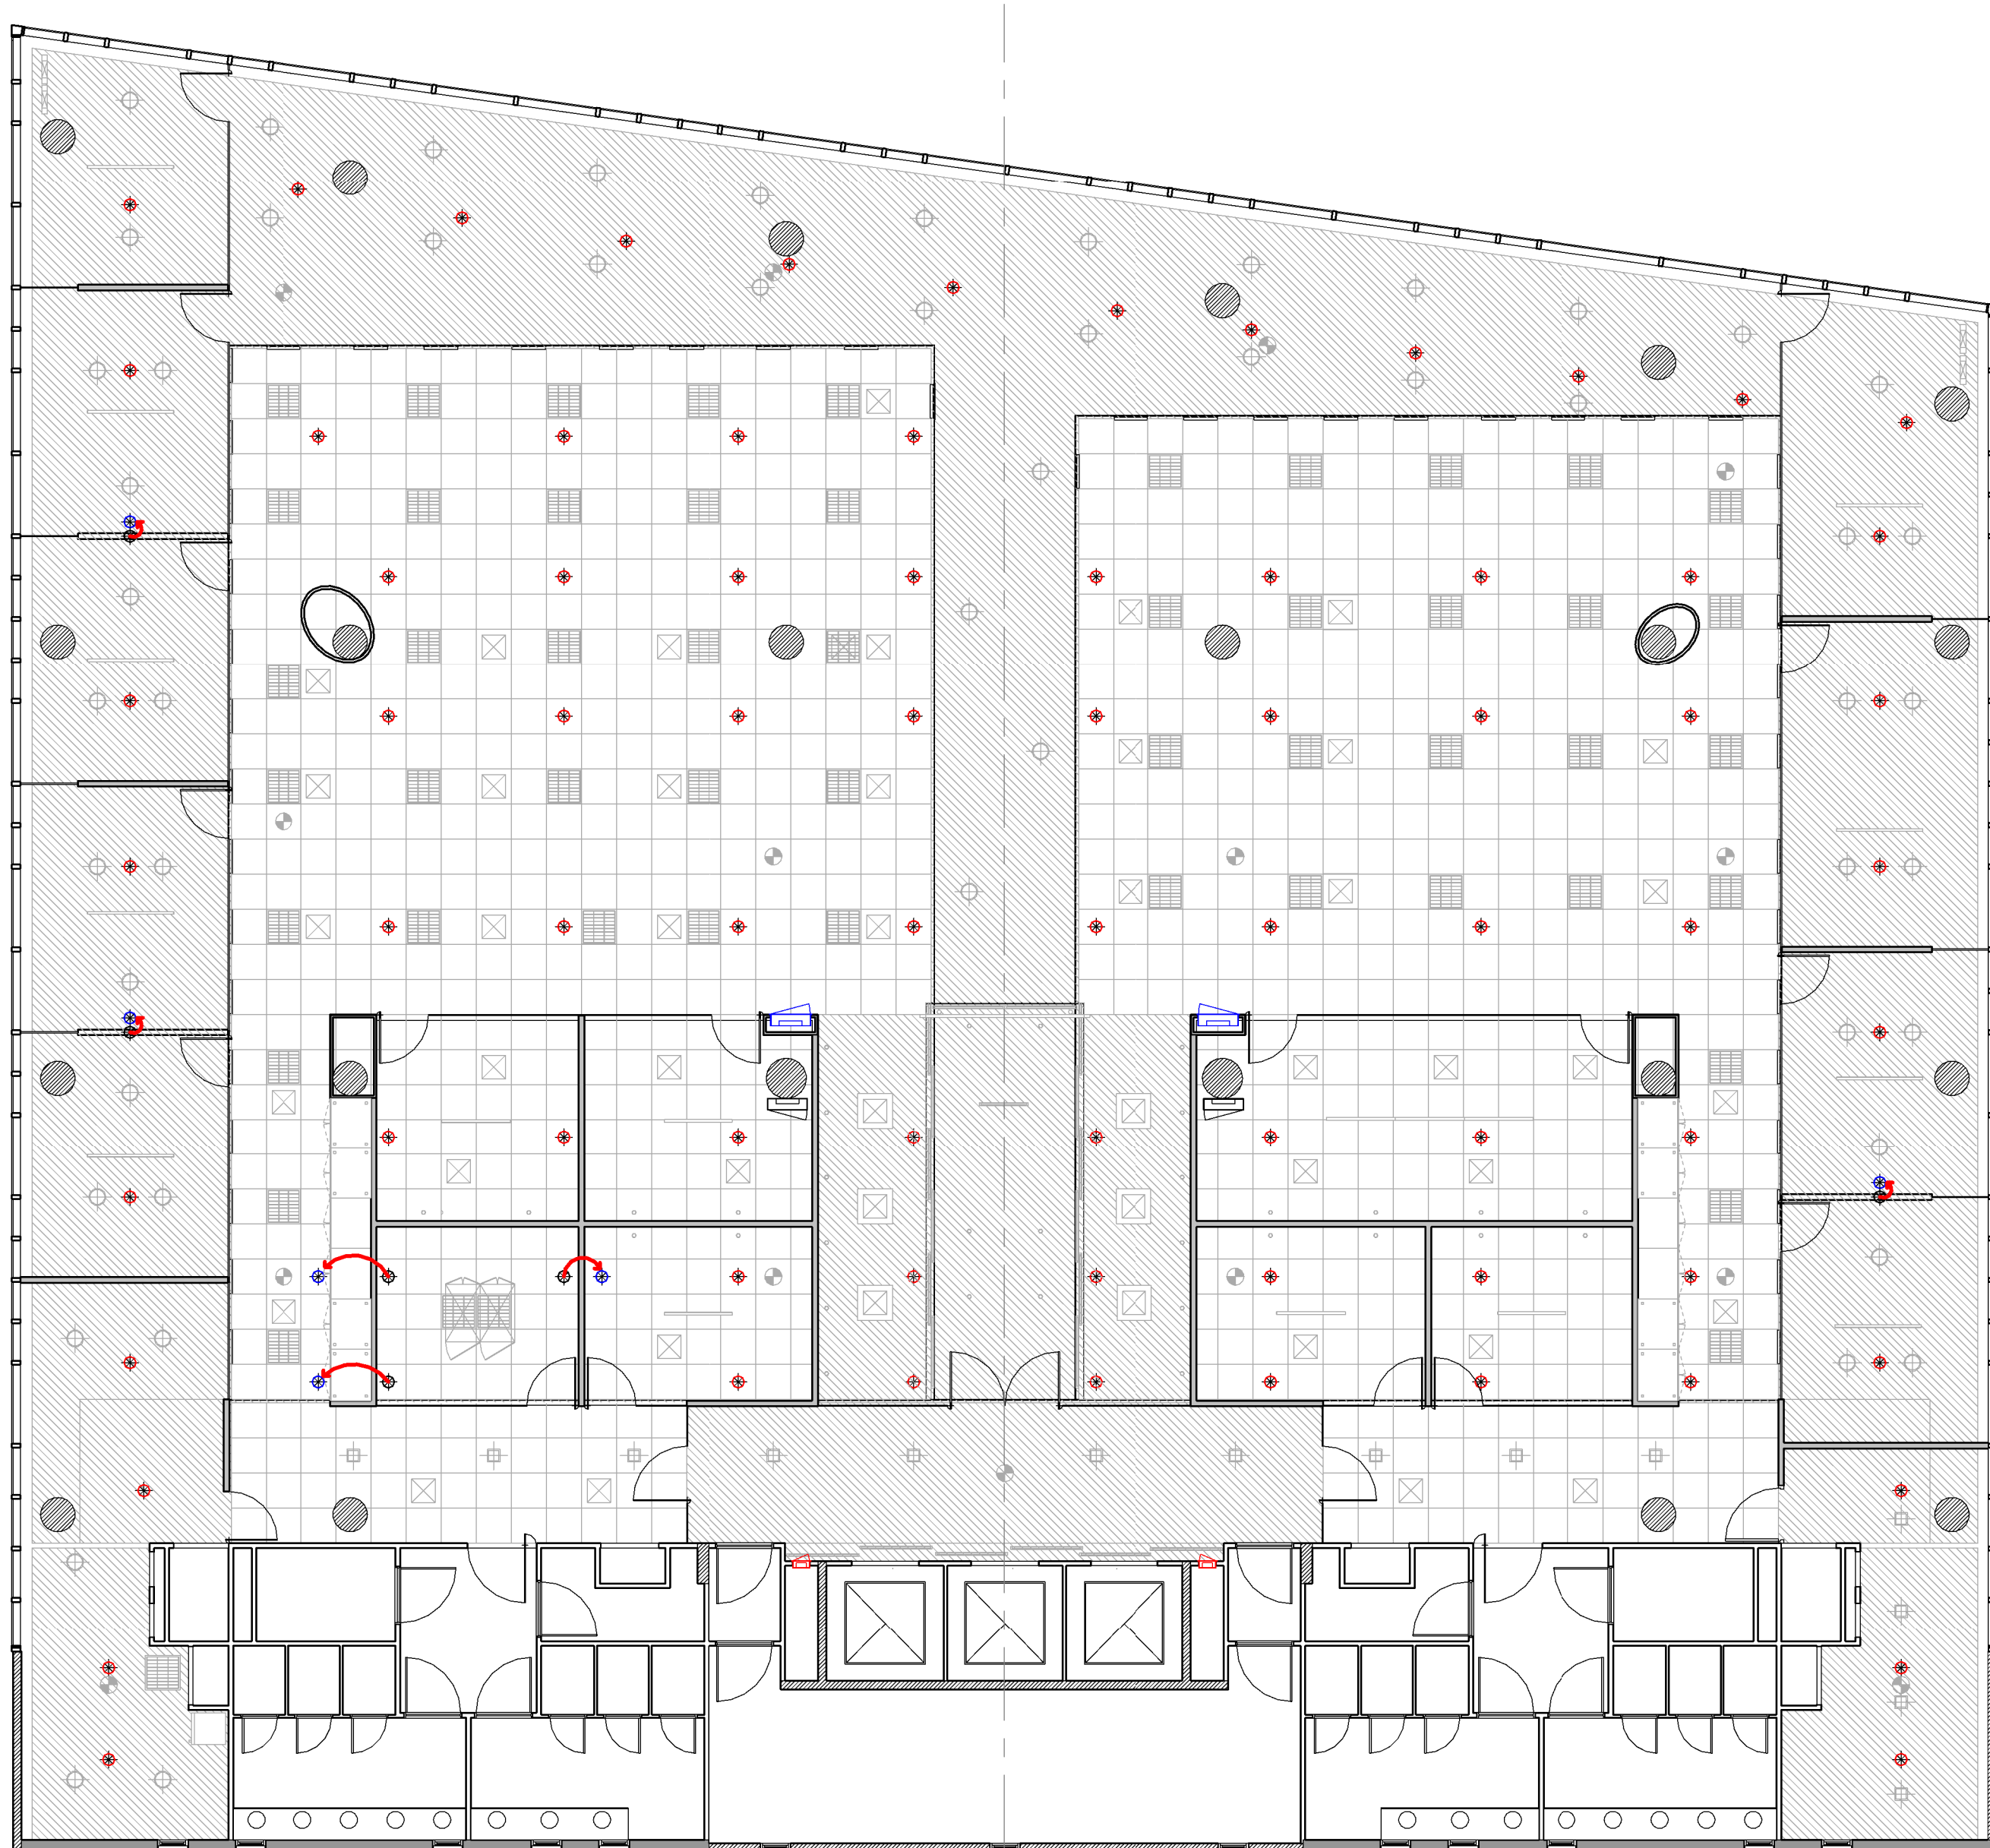

REFERENCIAS DETECCIÓN DE INCENDIO

-  Sprinkler existente
-  Sprinkler existente a reubicar
-  Sprinkler existente reubicado

-  Hidrante existente
-  Hidrante existente a reubicar
-  Hidrante existente reubicado



ITALIA 415

II 5.1

PLANO Extinción de Incendio
ESCALA 1 : 100
FECHA 20.03.2012
PROYECTISTA MSL
NOTAS -

Todas las medidas se verificarán en obra.

El proyecto y el diseño indicados en este plano son propiedad intelectual de Contract Rent S.A. Está prohibida su utilización total o parcial sin la expresa autorización escrita de la empresa.

contract Una empresa
Espacios de Trabajo socia del grupo
PLANET
Tucumán 117, Piso 7 (C1049AAC)
Buenos Aires, Argentina
Tel/Fax 54.11. 4516.0722
info@contract.com.ar
www.contract.com.ar