


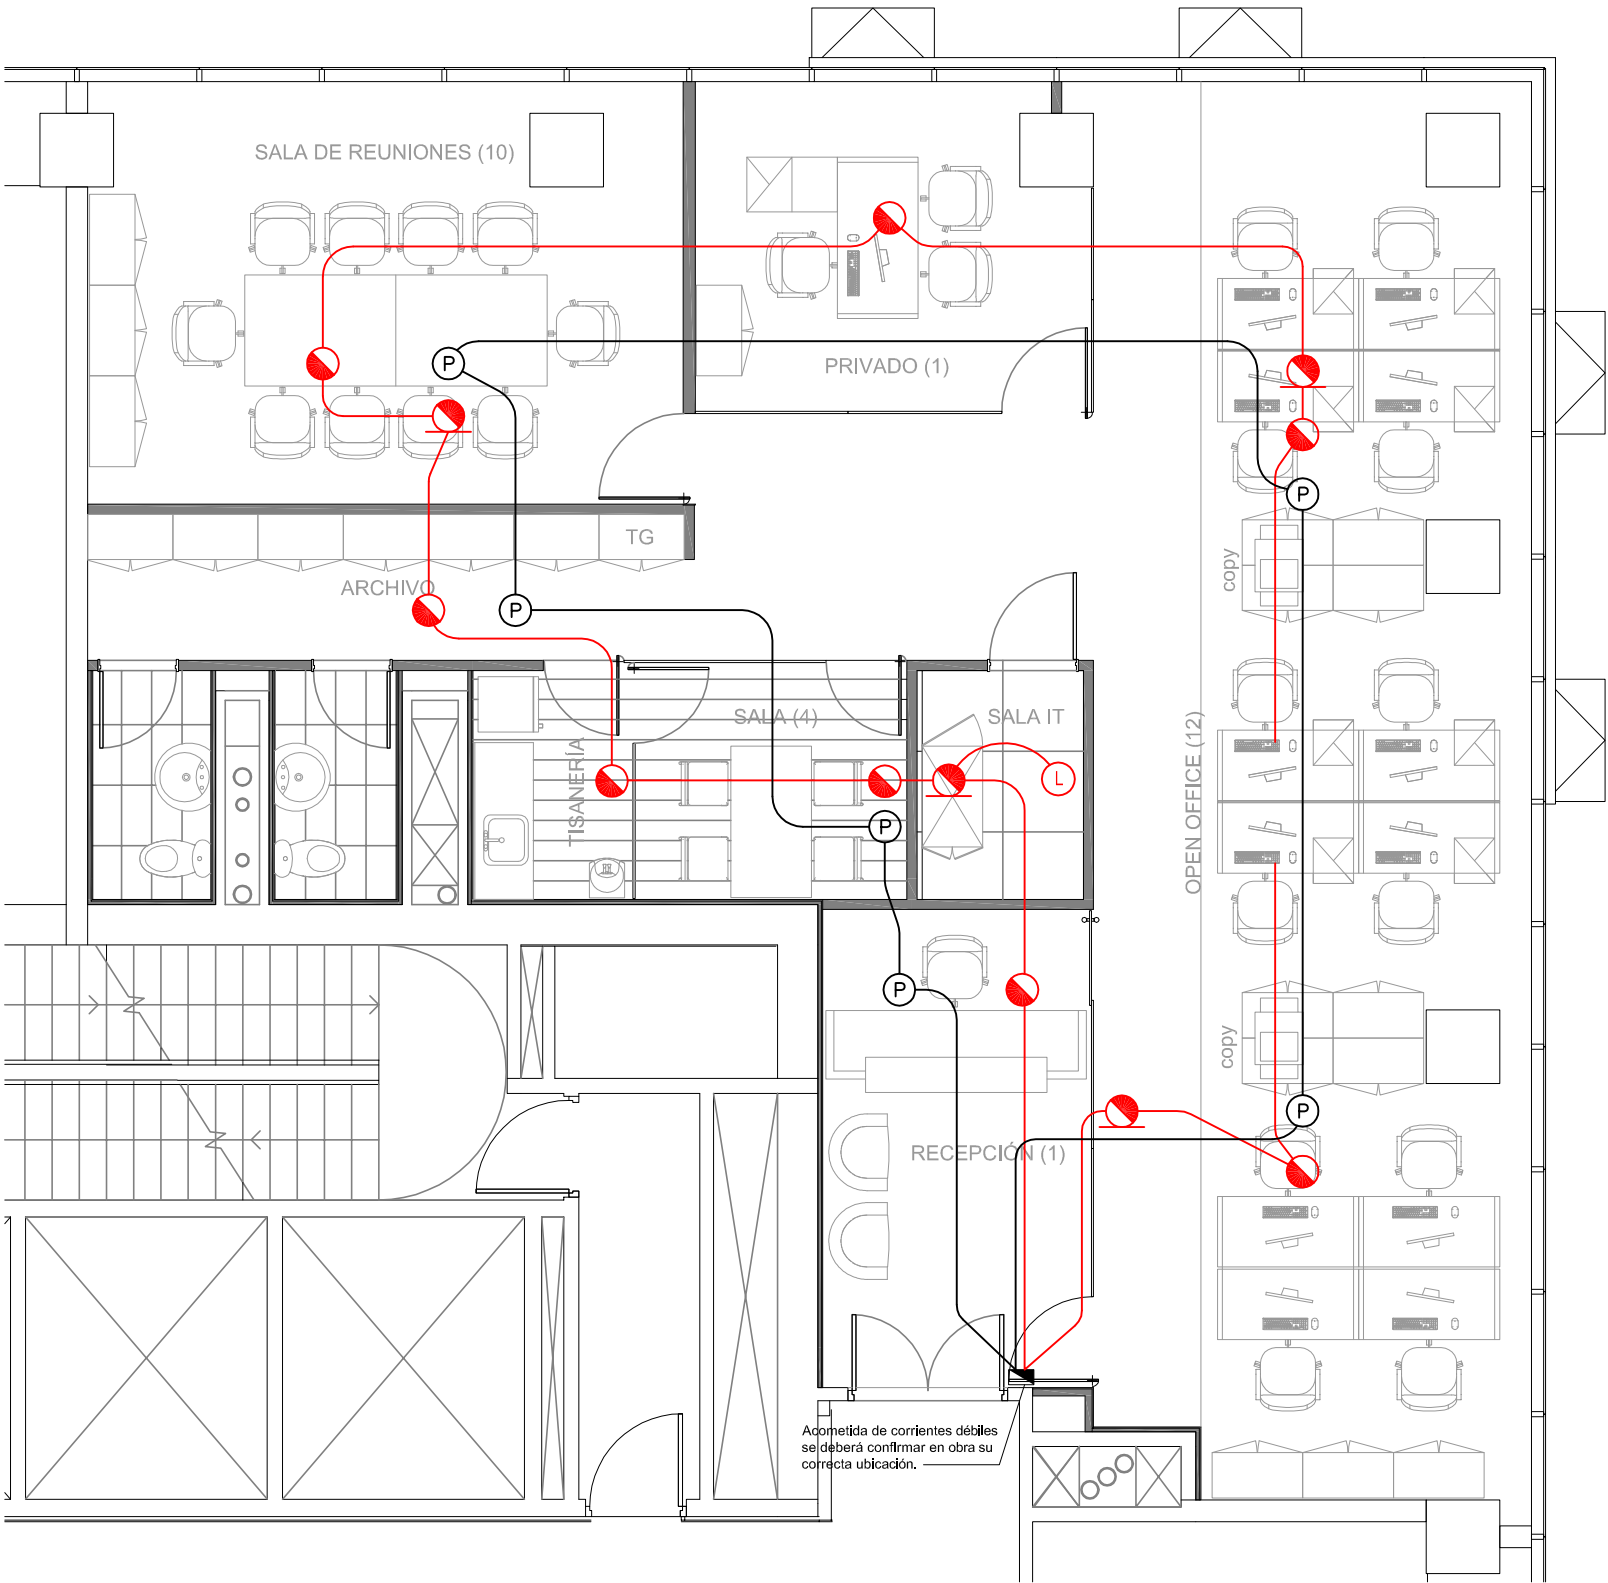


Sistema de Detección y Aviso de Incendio

- | | | |
|---|--|---|
| 1 | | Detector de humo fotoeléctrico,
Marca Notifier, modelo FSP 851
montado en base B501
Ubicado en ambiente |
| 2 | | Detector de humo fotoeléctrico,
Marca Notifier, modelo FSP 851
montado en base B501
Ubicado sobre cielorraso, |
| 3 | | Detector de humo fotoeléctrico,
Marca Notifier, modelo FSP 851
montado en base B501
Ubicado bajo piso elevado, |
| 4 | | Parlante
Marca Notifier, modelo SPCWW
Ubicado en cielorraso, |
| 5 | | Canalización de incendio ambiente y sobre cielorraso. |
| 6 | | Canalización incendio bajo piso técnico |
| 7 | | Canalización de audio evacuación |
| 8 | | Acometida de SDAI |

NOTA1: LAS CANALIZACIONES MINIMAS SERAN Ø 25 mm SALVO INDICACION EN PLANO.
NOTA2: SE DEJARAN REGISTROS IMPECIONABLES CADA 15 METROS Y EN CADA CAMBIO DE DIRECCION DE CÁMERA.
NOTA3: NO SE ACEPTARAN POR NINGUN CONCEPTO USOS DE CODOS NO IMPECIONABLE.
NOTA4: SE DEBE SUMINISTRAR CON LA CANALIZACION CAÑO CORRUGADO METALICO FLEXIBLE, FORRADO CON PVC, Ø 25 mm PARA ACOMETIDA FINAL.
NOTA5: CABLEADOS SLC ESTILO 6 MODIFICADO (CON BASES DE AISLACION).
NOTA6: CABLEADOS NAC (AUDIO) CLASE B, ESTILO Y.
NOTA7: EN CASO DE QUE EL PISO TECNICO NO SEA DESMONTABLE SE DEBERÁ DEJAR PREVISTO UN REGISTRO PARA ACCESO A LOS DETECTORES BAJO PISO

Detalle: Canalizacion Detector sobre cielorraso y en ambiente.

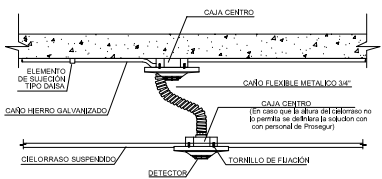

Esc: s/esc.

PROYECTO
Protección Contra Incendio



Obra

WTC T4 - Of. 1905

Lámina

SISTEMA DE DETECCION Y ALARMA DE INCENDIO
En ambiente y sobre cielorraso.

Nombre del Archivo

1316-TE-DT-01.dwg

Fecha

15/07/2013

CUADRO DE REVISIONES

Revisión	Fecha	Descripción	Proy.	Dib.	Apr.
01	3/07/13	Proyecto	LP	LP	AI
02	15/07/13	Ajustes	LP	LP	AI

Escala:

1:75

DI1

NOTA:

* Se realizó el proyecto de detección de incendios considerando que el espacio sobre cielorraso y bajo piso técnico es pleno, a excepción de la sala de servidor que es compartimentado.
El proyecto de SDAI se realizo según Archivo: 1316-AP-LA-01, enviado por Arq. Lucía Queirolo .

*Se deberán prever tapas de inspección para el mantenimiento de los detectores sobre cielorraso y bajo piso técnico. Dichas tapas deberán ubicarse en la vertical de los detectores, y tener una dimensión que permita un acceso adecuado, considerando la distancia entre el cielorraso y el detector. No se admitirá como lugares de inspección ni las luminarias ni parlantes.

* El circuito de audio séra controlado y supervisado por un modulo FCM-1 ubicado en la montante de corrientes débiles.

*Los detectores de incendio deberan ser instalados a una distancia mayor a un metro de los difusores de aire.

* Las canalizaciones deberan realizarse en caño galvanizado Ø25mm con accesorios tipo "Daisa"

*El cable asociado a los circuitos de notificación y detección no debera superar los 10 cm sin protección mecánica correspondiente.