


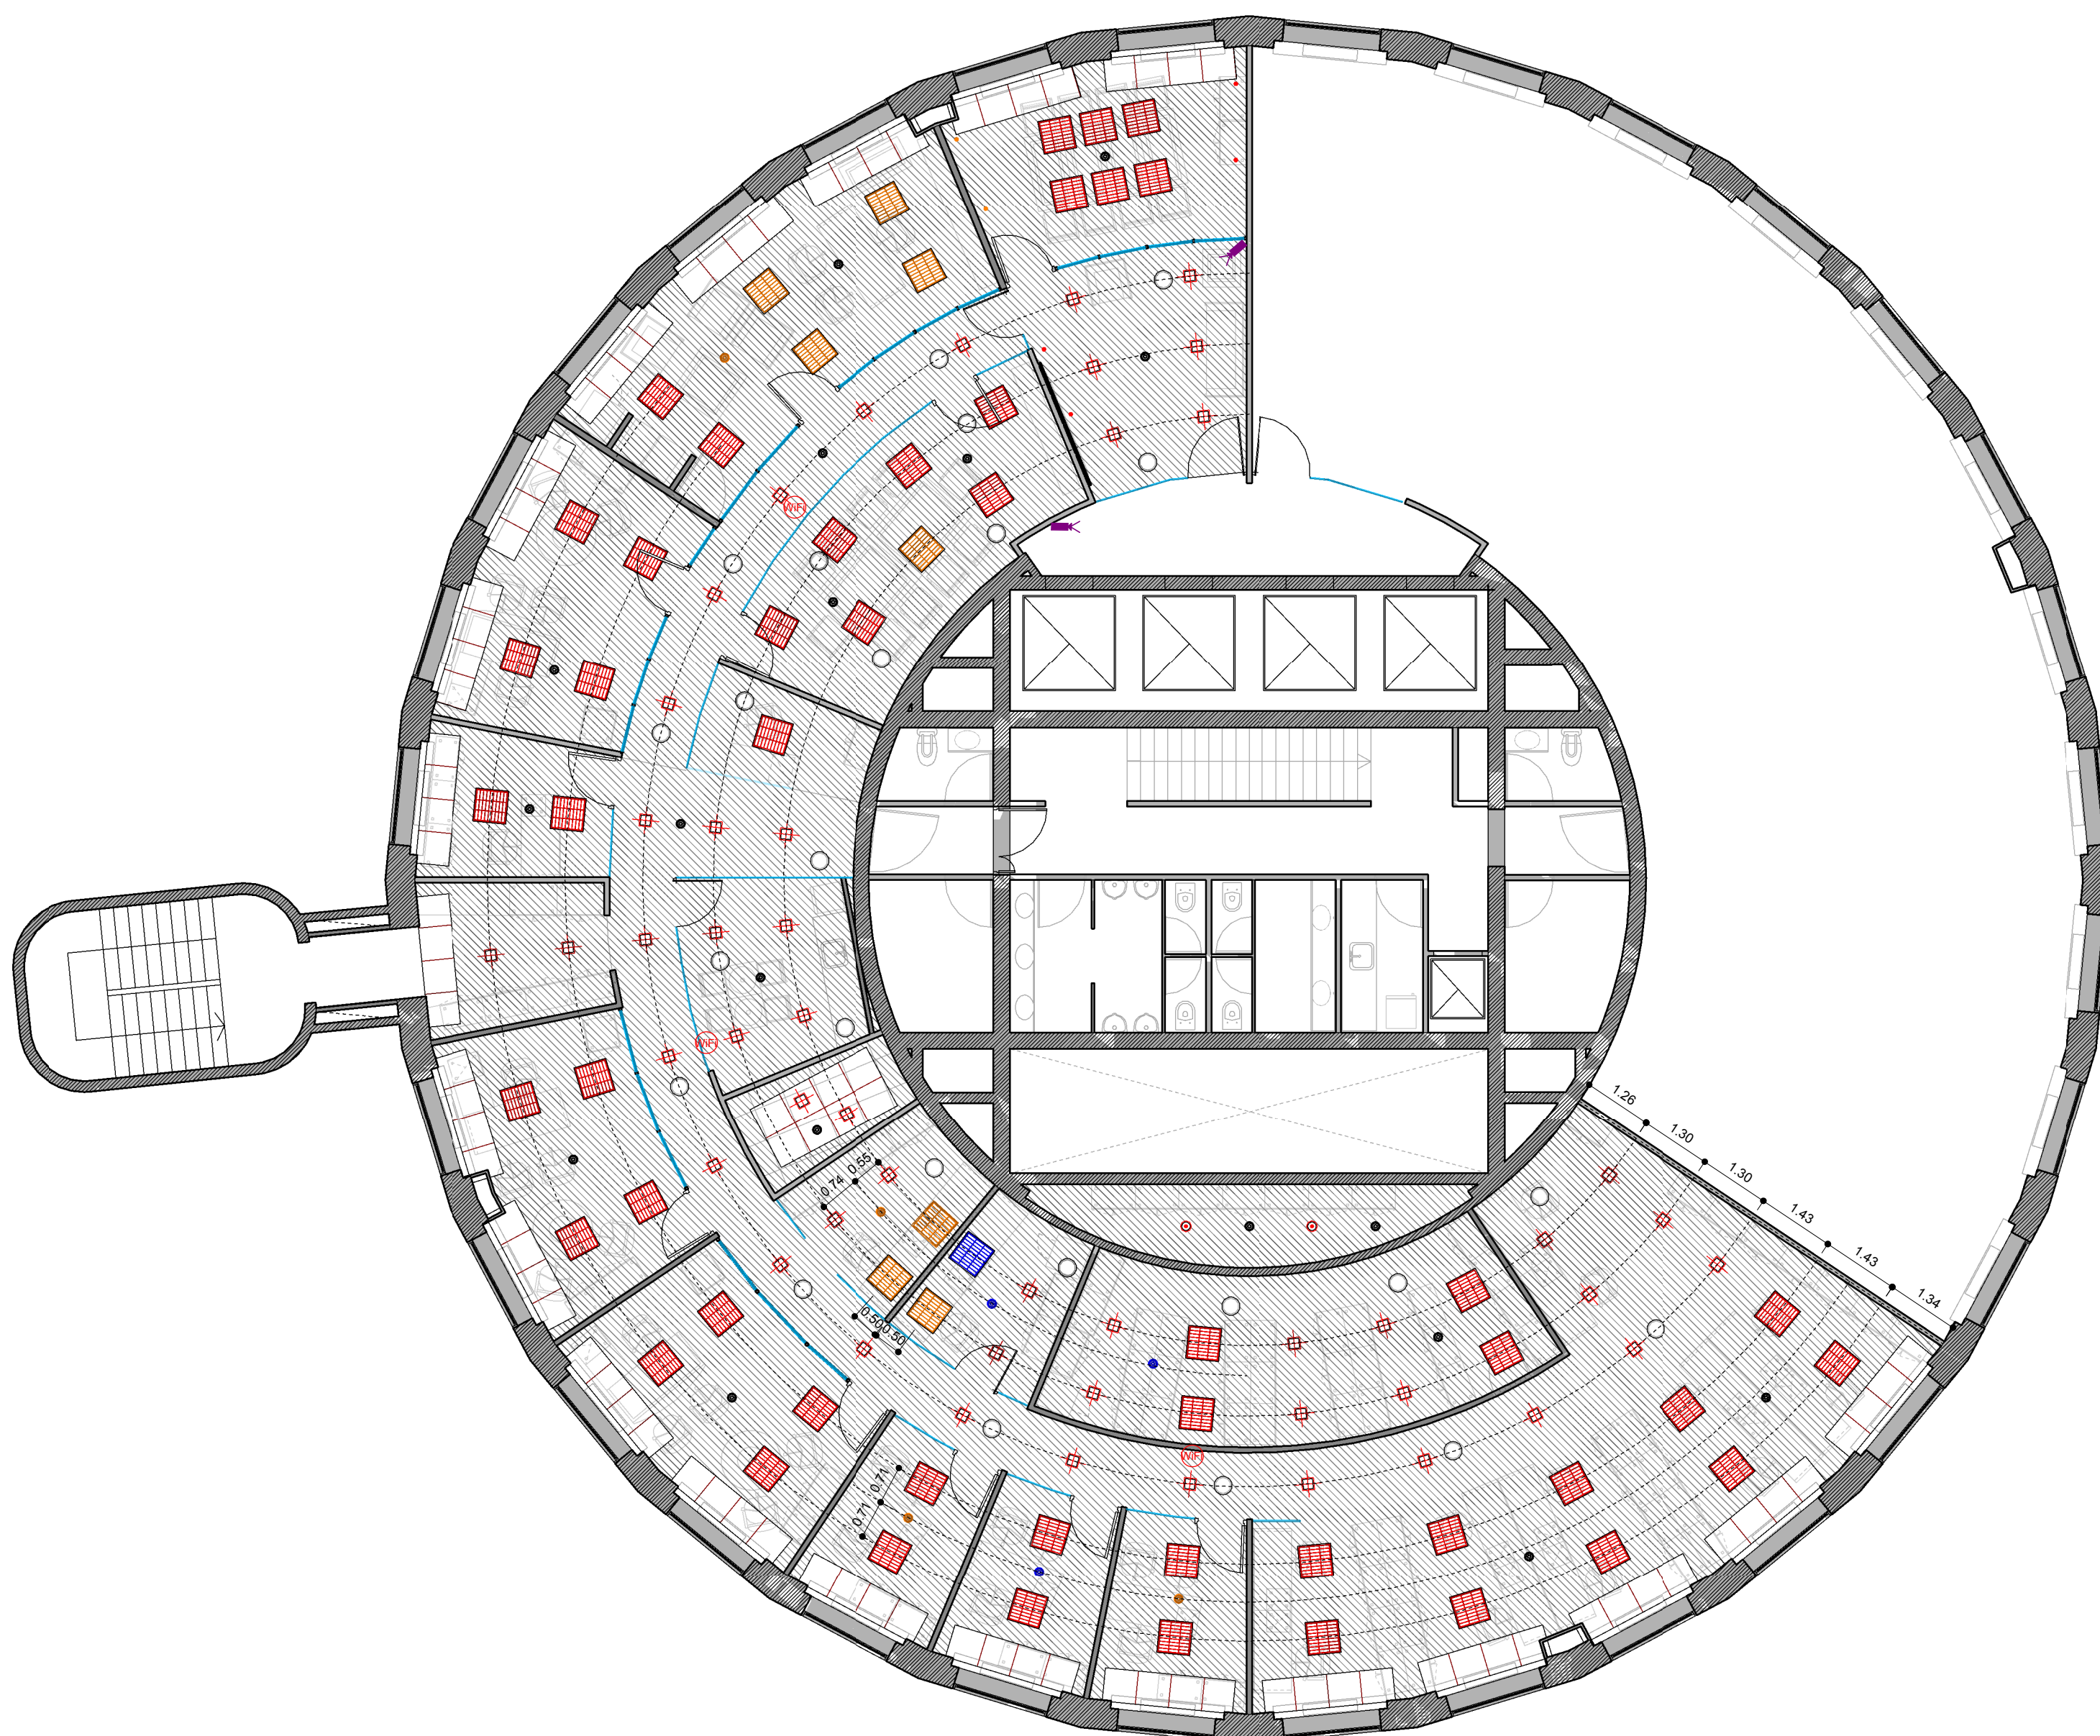

REFERENCIAS CIELORRASO

-  CIELORRASO CONTINUO EXISTENTE
h=2.55m
-  CIELORRASO MODULAR EXISTENTE
h=2.55m

REFERENCIAS ARTEFACTOS ILUMINACION

-  ARTEFACTO DE 61x61 - EXISTENTE
-  ARTEFACTO DE 61x61 - REUBICADO
Cant: 8
-  ARTEFACTO DE 61x61 - NUEVO
Cant: 1
-  ARTEFACTO EMBUTIDO 2X26W
LINEA CUADRO
-  ARTEFACTO EMBUTIDO DICROICO
-  ARTEFACTO EMBUTIDO DICROICO -
REUBICADO Cant: 2

REFERENCIAS CORRIENTES DEBILES

-  Boca para Cámara de Seguridad
Control de Accesos
-  Boca para WiFi en caja de 10x5cm

REFERENCIAS DETECCIÓN DE INCENDIO

-  Detector de incendio EXISTENTE
-  Detector de incendio NUEVO
Cant: 3
-  Detector de incendio REUBICADO
Cant: 4

REFERENCIAS AIRE ACONDICIONADO

-  Difusor circular de alimentación
-  Difusor circular de retorno

CONFORME A OBRA



AV. DEL LIBERTADOR 498 **OC 2.2**

PLANO Cielorrasos
ESCALA 1:100
FECHA 15.09.2013
PROYECTISTA JB
NOTAS -

Plano Conforme a Obra
1 : 100

El proyecto y el diseño indicados en este plano son propiedad intelectual de Contract Rent S.A. Está prohibida su utilización total o parcial sin la expresa autorización escrita de la empresa.

contract Una empresa
Espacios de Trabajo socia del grupo
PLANET
Tucumán 117, Piso 7 (C1049AAC)
Buenos Aires, Argentina
Tel/Fax 54.11. 4516.0722
info@contract.com.ar
www.contract.com.ar