


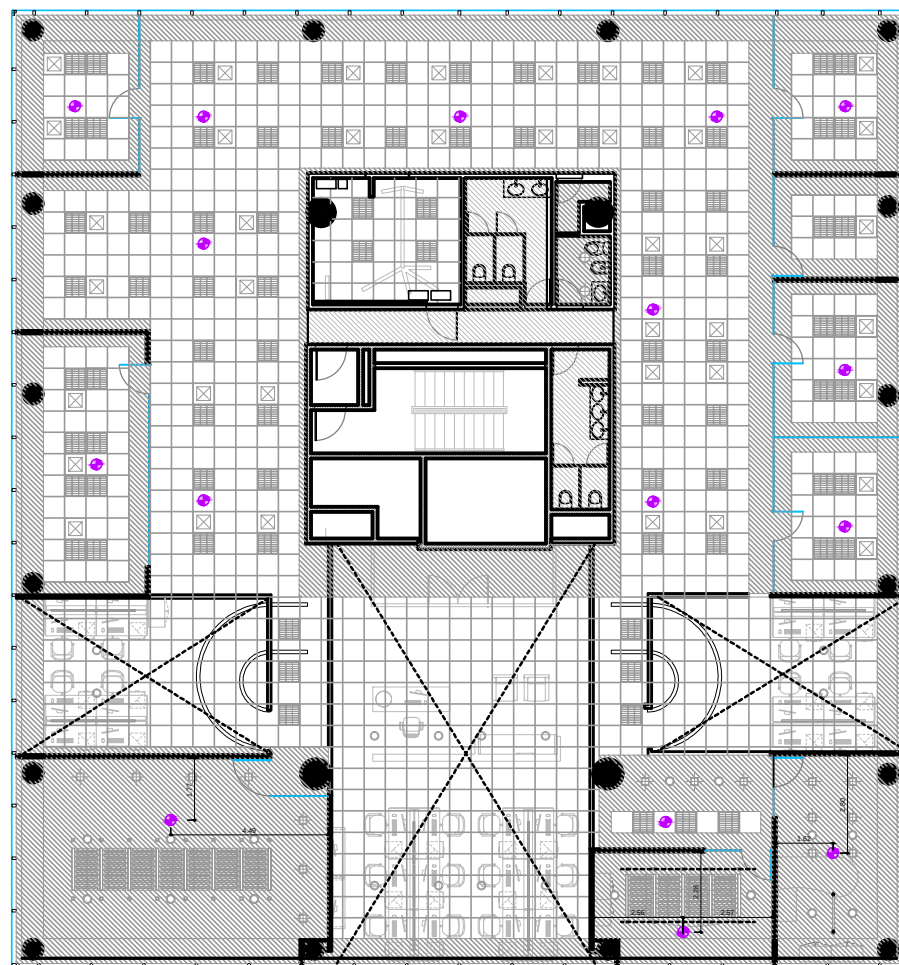

- NOTAS:**
1. TODA LA CAÑERÍA SERÁ DE HIERRO NEGRO SEMIPESADO DE 3/4", SALVO INDICACIÓN EN CONTRARIO
 2. TODOS LOS CABLES EMBUTIDOS EN CAÑERÍAS SERÁN TIPO VN2000 DE SECCIÓN MÍNIMA 2,5mm². LOS RETORNOS A LLAVES DE EFECTOS SERÁN DE 1,5mm², SALVO INDICACIÓN EN CONTRARIO
 3. TODOS LOS CABLE EN CAÑERÍAS POR CONTRAPISOS O POR CAÑERÍAS PARA CIRCUITOS EXTERIORES SERÁN SINTENAX DE SECCIÓN MÍNIMA 1,5 mm²
 4. TODAS LAS CAJAS DE PASE SERÁN DE HIERRO SEMIPESADO DE 100x100x50 mm, SALVO INDICACIÓN EN CONTRARIO
 5. TODOS LOS CABLES DE PUESTA A TIERRA SERÁN DEL TIPO VN2000 CON VAINA VERDE / AMARILLO DE SECCIÓN MÍNIMA 2,5 mm² SALVO INDICACIÓN EN CONTRARIO
 6. LA POSICIÓN DEFINITIVA DE CADA ELEMENTO SERÁ DADA POR LA DIRECCIÓN DE OBRA

REFERENCIAS DETECCIÓN DE INCENDIO

4 DETECTOR DE INCENDIO



ECHEVERRÍA 1050

SE
7.2

PLANO DETECCIÓN DE INCENDIO
ESCALA 1 : 100
FECHA 29/09/2015
PROYECTISTA MJT
NOTAS 6°PISO ENTRE PISO

Todas las medidas se verificarán en obra.

El proyecto y el diseño indicados en este plano son propiedad intelectual de Contract S.A. Está prohibida su utilización total o parcial sin la expresa autorización escrita de la empresa.

contract
workplaces

Tucumán 117 - Piso 7
Buenos Aires - Argentina
Tel: +54 11 4605-0722
info@contract.com.ar
www.contractworkplaces.com