


TGB


TABLERO GENERAL B
(LADO OESTE)

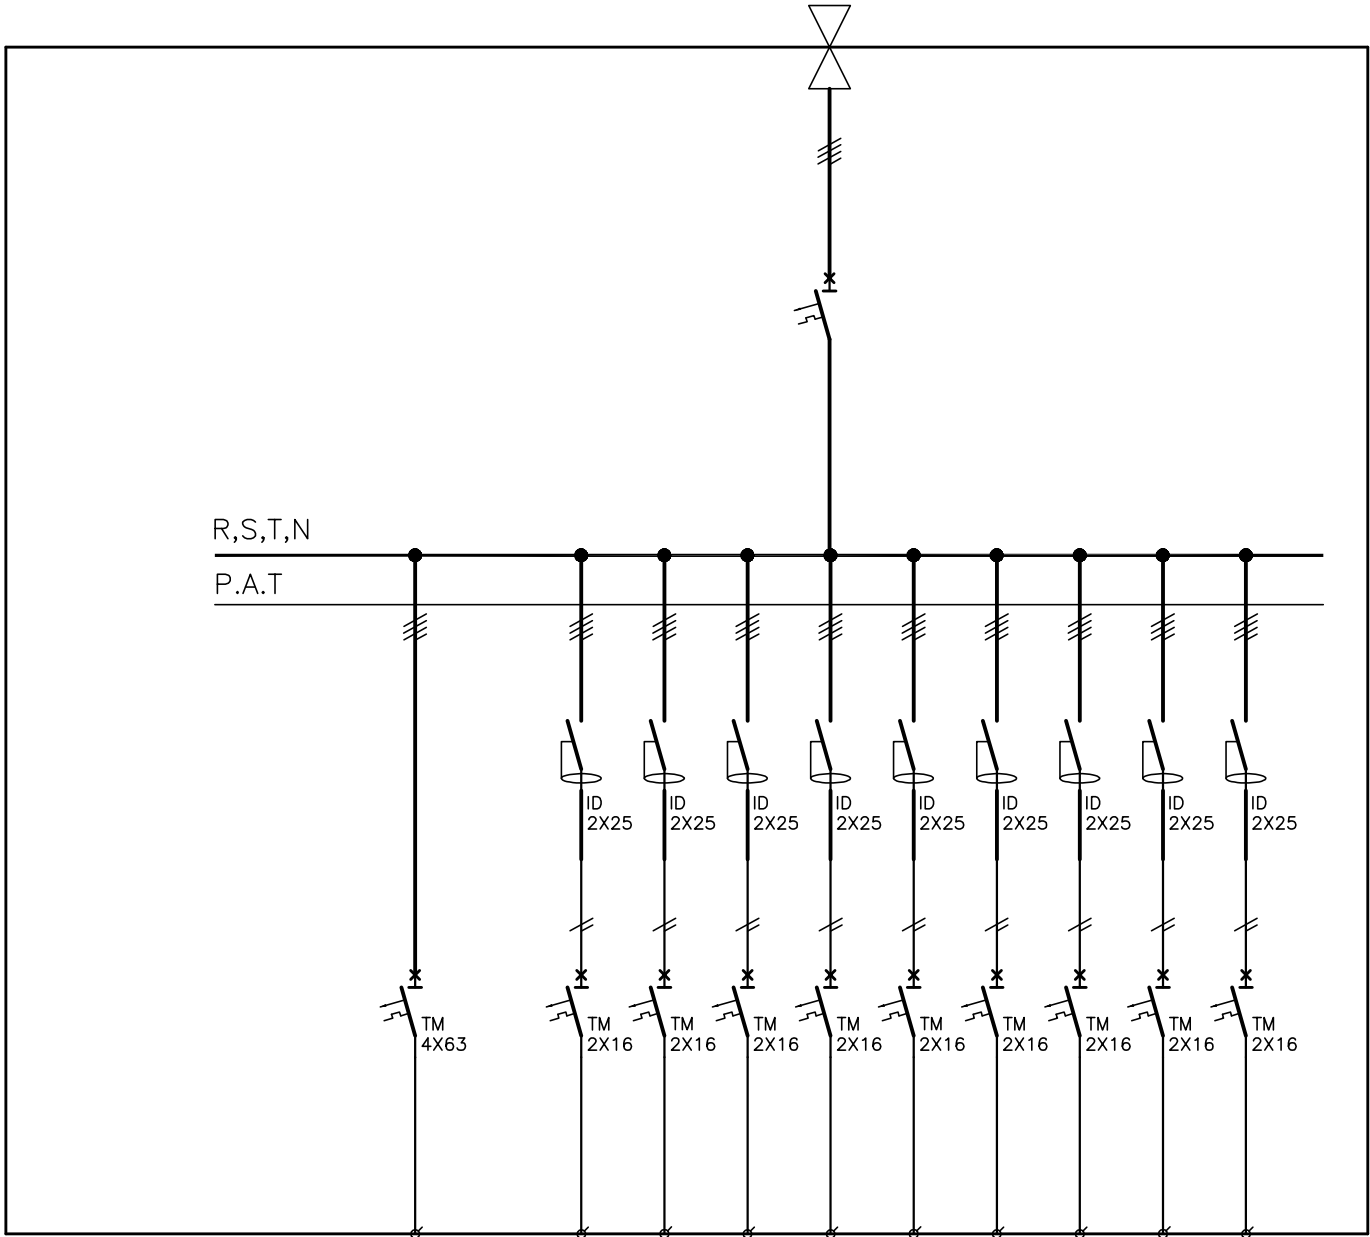

DENOMINACION DE CIRCUITO	TSB		E1	E2	E3	E4	E5	E6	E7	E8	E9	
IDENTIFICACION DEL CIRCUITO Y TEXTO EN CONTRAFRENTE DEL TABLERO	ALIMENTACIÓN TSB		TOMACORRIENTES TENSION DEDICADA	TOMACORRIENTES TENSION DEDICADA	TOMACORRIENTES TENSION DEDICADA	TOMACORRIENTES TENSION DEDICADA	TOMACORRIENTES TENSION DEDICADA	TOMACORRIENTES TENSION DEDICADA	TOMACORRIENTES TENSION DEDICADA	TOMACORRIENTES TENSION DEDICADA	TOMACORRIENTES TENSION DEDICADA	
TIPO DE ALIMENTACION	NORMAL	ESTABILIZADA										

TSB

TABLERO SECCIONAL B
(LADO OESTE)

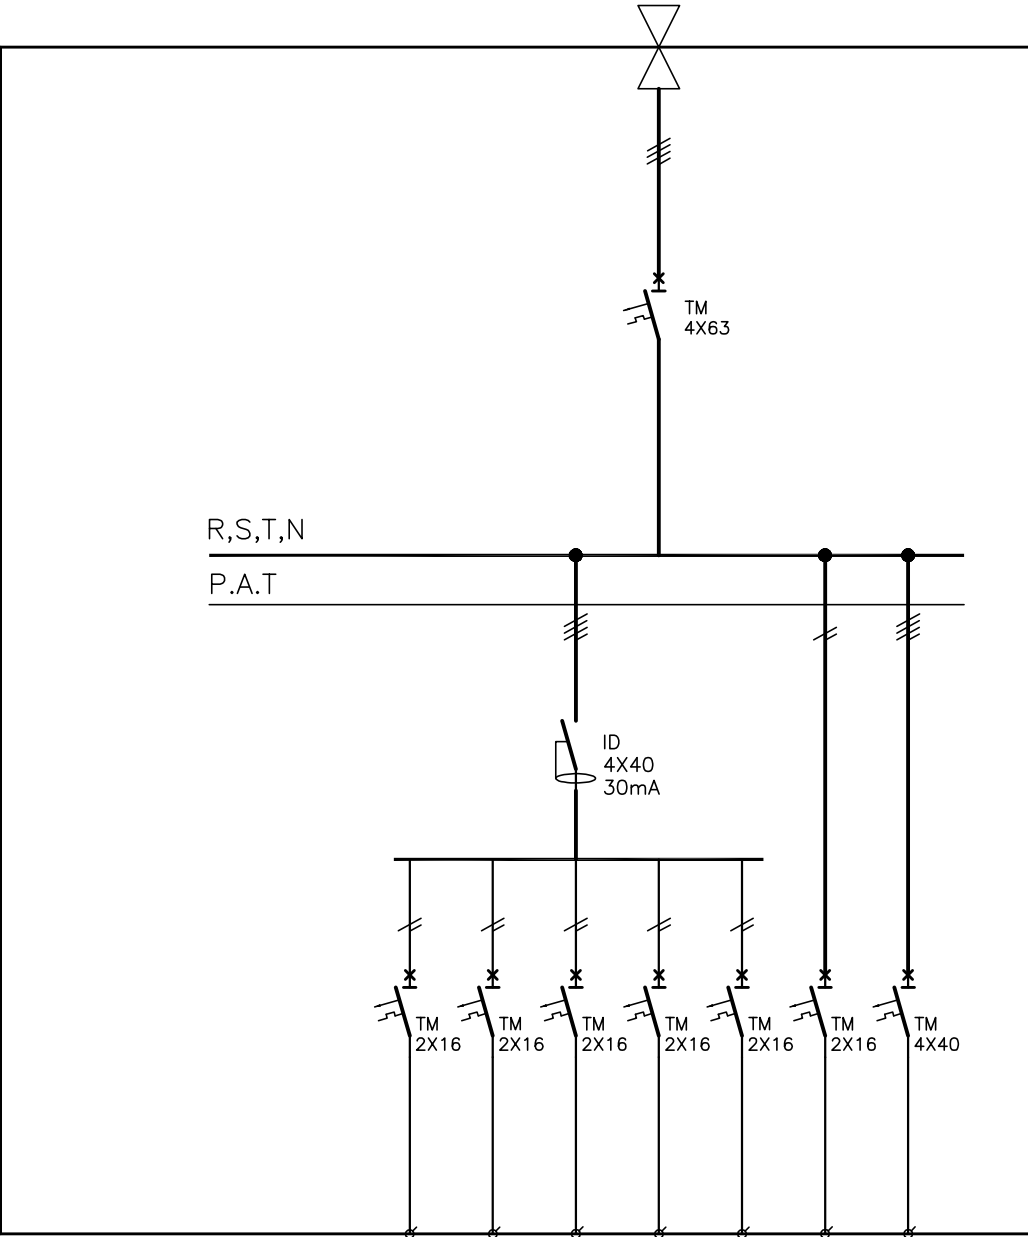

DENOMINACION DE CIRCUITO	C1	C2	C3	C4	RE	AA1	AA2	
IDENTIFICACION DEL CIRCUITO Y TEXTO EN CONTRAFRENTE DEL TABLERO	TOMACORRIENTES TENSION COMUN	TOMACORRIENTES TENSION COMUN	TOMACORRIENTES TENSION COMUN	TOMACORRIENTES TENSION COMUN	RESERVA EQUIPADA	AA DATA CENTER EVAPORADORAS	AA DATA CENTER CONDENSADORAS	
TIPO DE ALIMENTACION	NORMAL							

ARCADIS

ALEM 518 PISO 7

IE
2.6b

PLANO Inst. Electrica UNIFILARES
ESCALA 1:100
FECHA ENERO 2016

PLANOS CONFORMES A OBRA

El proyecto y el diseño indicados en este plano son propiedad intelectual de Contract S.A.
Está prohibida su utilización total o parcial sin la expresa autorización escrita de la empresa.

contract
workplaces

Tucumán 117 - Piso 7
Buenos Aires - Argentina
Tel: +54 11 4516-0722
info@contract.com.ar
www.contractworkplaces.com